


Combles sur étage
ech 1/200



Etage

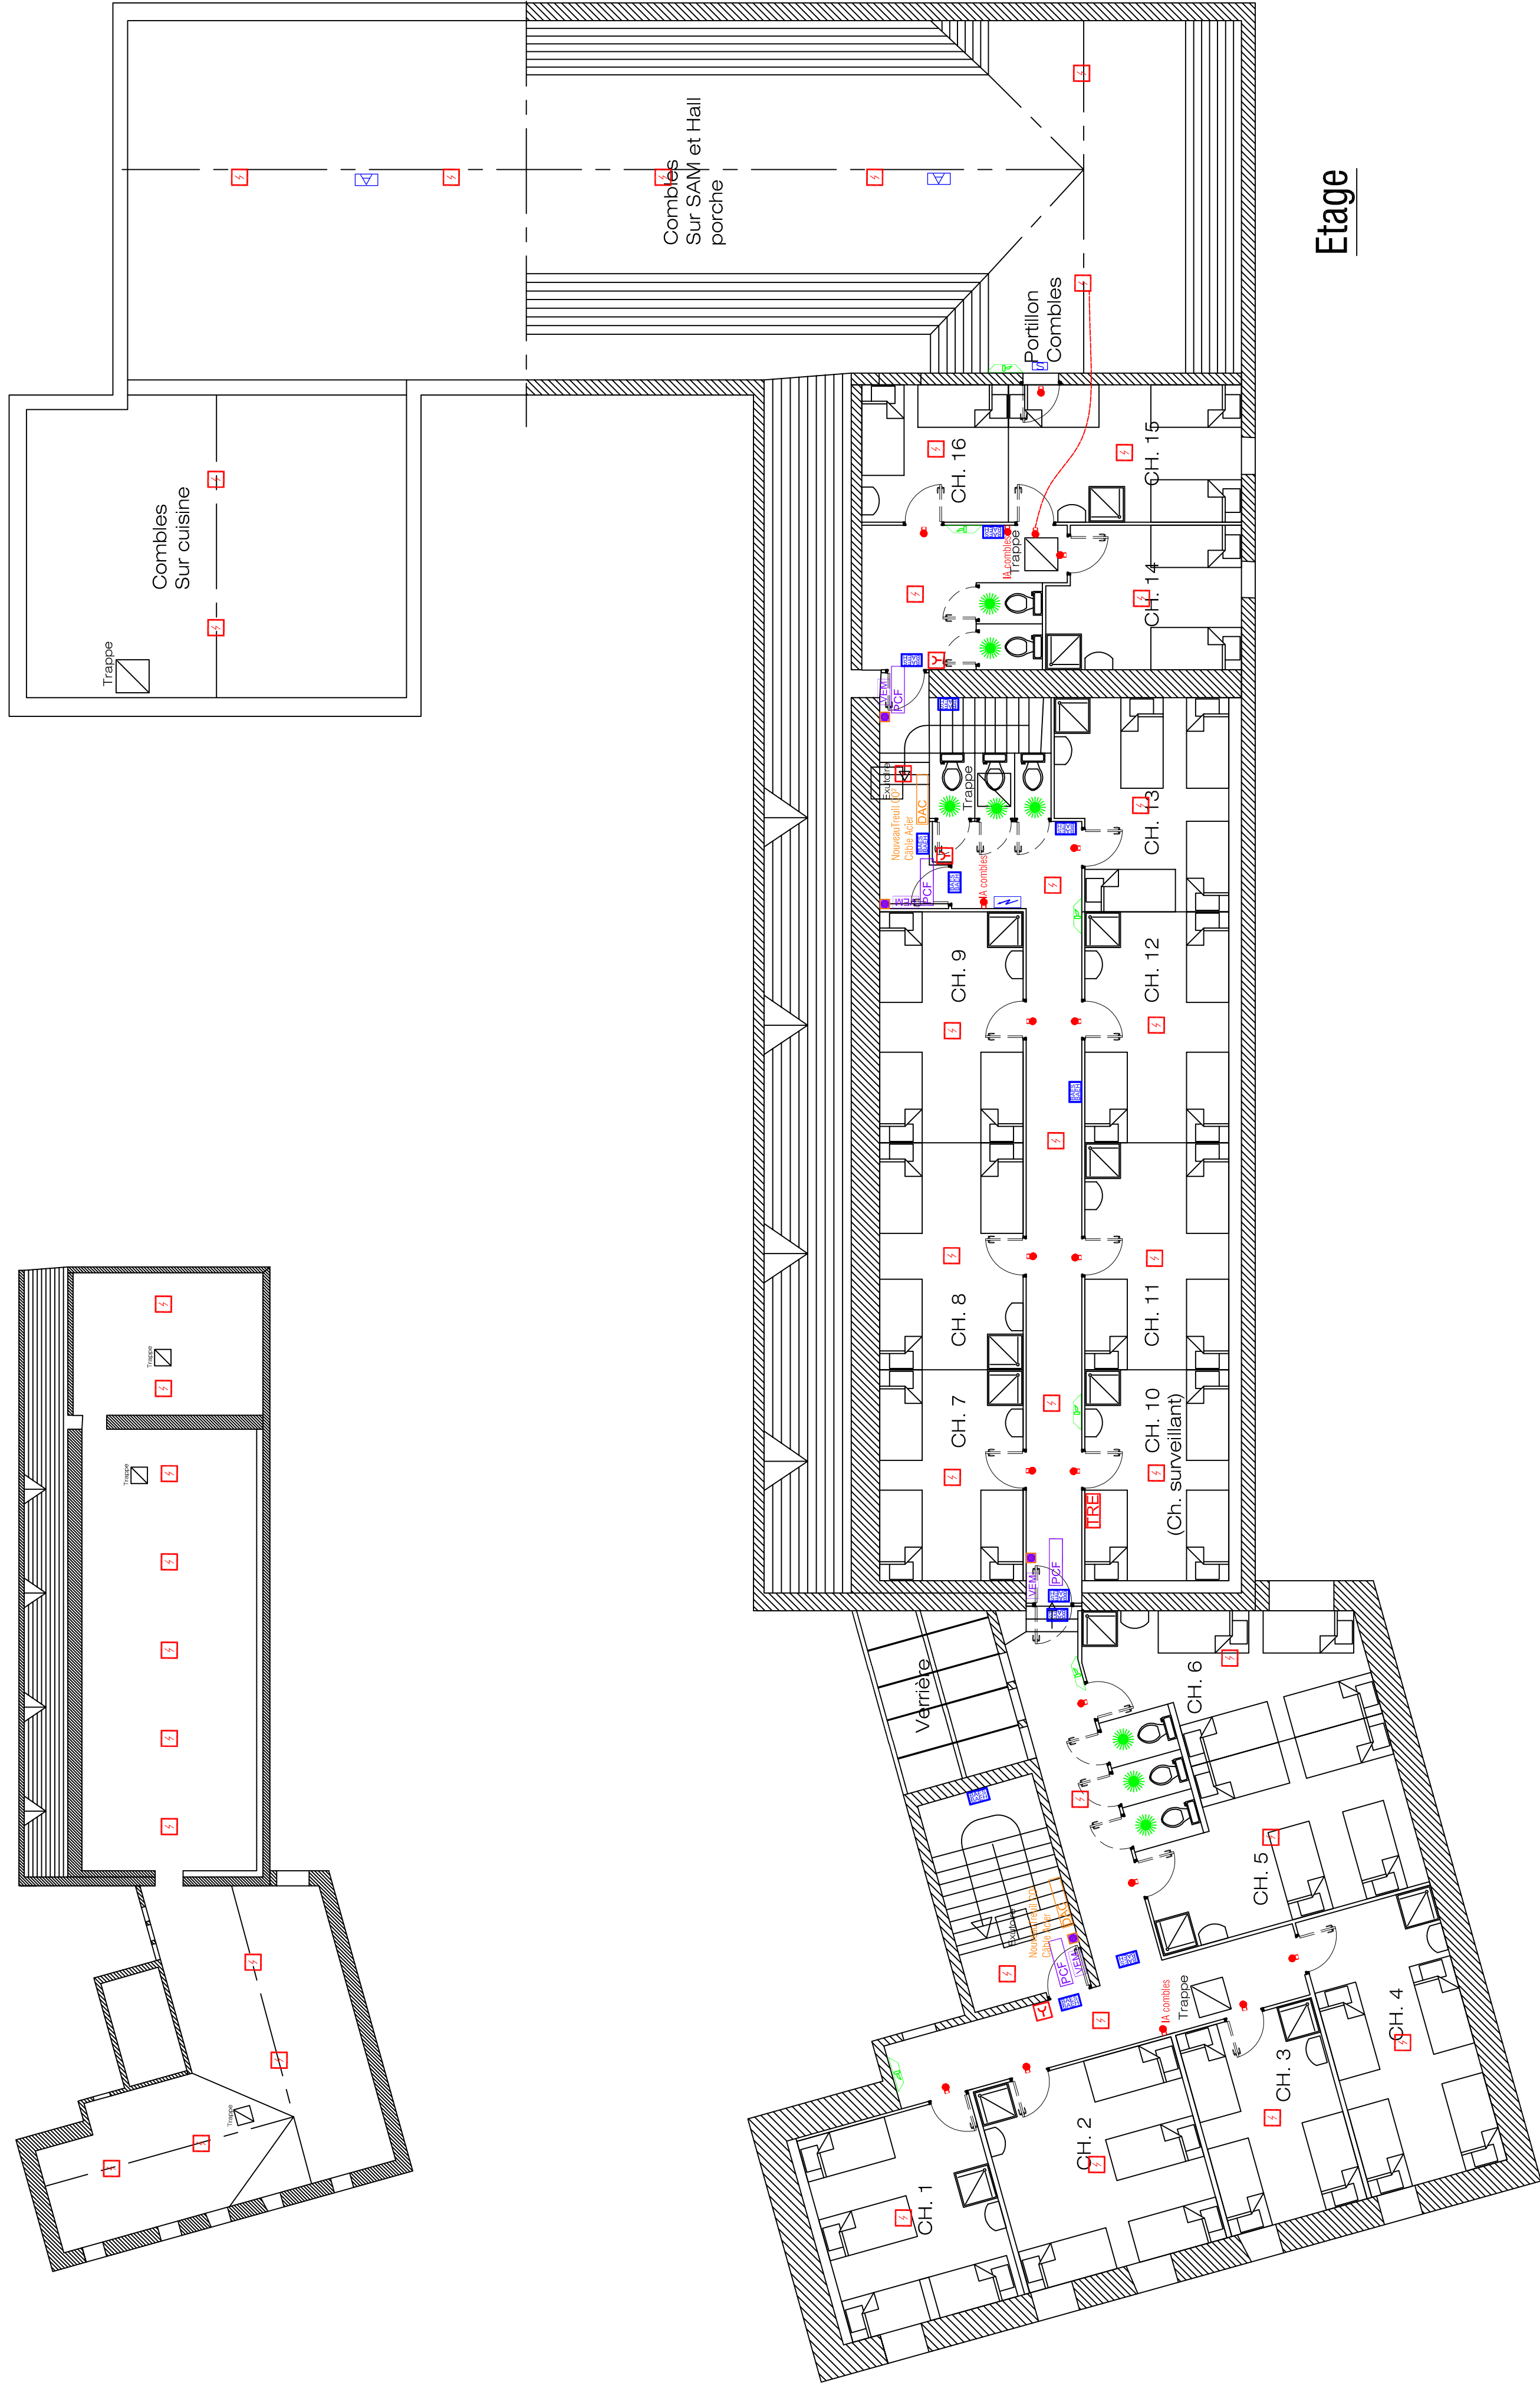

Sous-sol

LEGENDE	
	DETECTEUR INCENDIE
	DETECTEUR INCENDIE MULTI CRITERE
	DECLENCHEUR MANUEL
	INDICATEUR D'ACTION
	PROGRAMMATION IA
	TABLÉAU REPÉTITEUR D'EXPLOITATION
	DIFFUSEUR SONORE ALARME GÉNÉRALE
	DIFFUSEUR LUMINEUX FLASH
	VENTOUSE ELECTROMAGNETIQUE
	PORTE COUPE FEU
	DISPOSITIF DE COMMANDE DESCENDANT ESCALIER
	SUPPORT DETECTEUR TREME
	SUPPORT SPECIAL VENTOUSE
	INTER PORTE ASSERVIE
	BP PORTE ASSERVIE
	BAES NEUF
	BAES ETANCHE NEUF
	BAES BACH NEUF
	BLOC D'AMBIANCE NEUF

Affaire : 16-42

Plan n° SSI02



Commune de Plogastel Saint Germain
Centre Ker Heol
Remplacement SSI - Eclairage de sécurité
Plan SSI Projet

Echelle: 1/100

Date: 18-05-2017

Phase: DCE

Bureau d'études thermiques, fluides et sécurité incendie
Le Cap Vert - 5, rue Félix Le Dantec - 29000 Quimper
Tel. : 02 98 98 08 03 - Fax : 02 98 84 21 85
battiment.et.techniques@gmail.com

Date	Ind.	Modifications	Dess.	Visé

Rez-de -Chaussée